


Legenda de condutos

Esgoto	
Pluvial	
Ventilação	

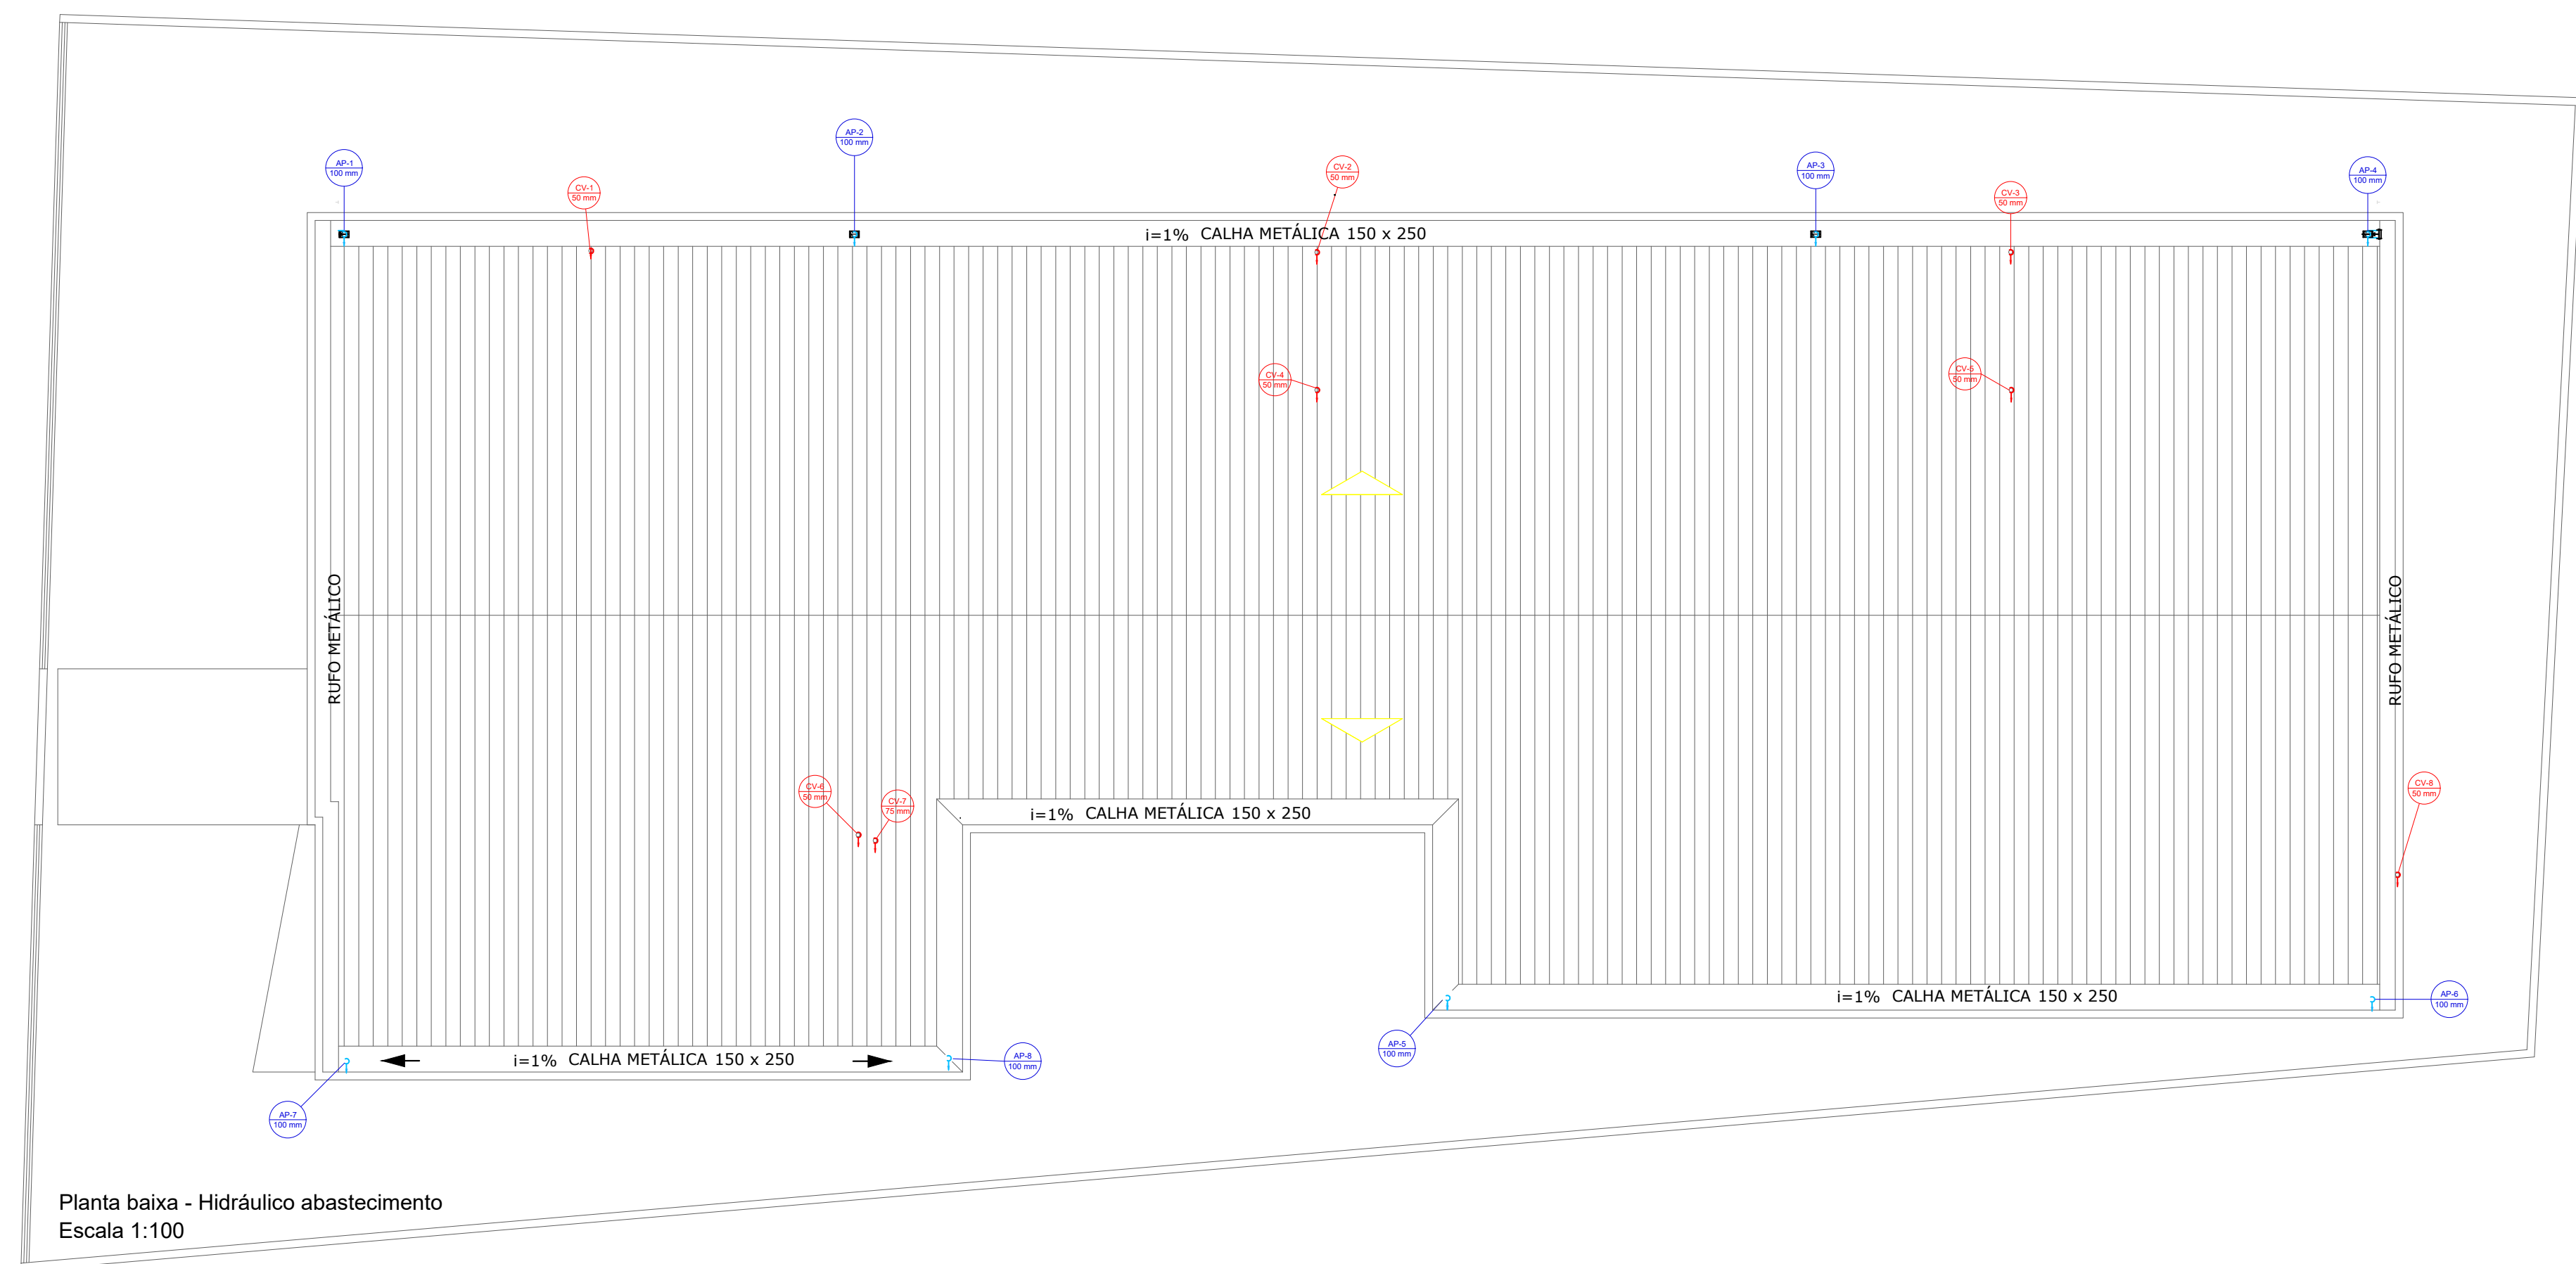

Planta baixa - Hidráulico abastecimento
Escala 1:100

Lista de Materiais			
Esgoto			
Caixas de Passagem			
Descrição	Item	Quantidade	Unidade
Caixa de gordura PVC	CG-30 cm	1,0	PC
Caixa de inspeção esgoto simples	CE-60x60 cm	5,0	PC
Caixa de inspeção esgoto simples	CE-80 x 80 cm	1,0	PC
Caixa de interligação	CI-DN 100	1,0	PC
Caixa de passagem PVC	30 cm	1,0	PC
Caixa de passagem modulada	DN 60 cm	1,0	PC
PVC Acessórios			
Descrição	Item	Quantidade	Unidade
Caixa sifonada	150x150x50	10,0	PC
Ralo sifonado alt. reg. saída 40	100 mm x 40 mm	8,0	PC
Sifão de copo p/ pia e lavatório	1" - 1 1/2"	14,0	PC
Sifão de copo p/ pia e lavatório	1" - 2"	2,0	PC
Válvula p/ lavatório e tanque	1"	14,0	PC
Válvula p/ pia	1"	2,0	PC
PVC Drenagem			
Descrição	Item	Quantidade	Unidade
Tubo PVC corrugado perfurado p/ drena	100 mm	2,7	m
PVC Esgoto			
Descrição	Item	Quantidade	Unidade
Curva 45 curta Amanco	100 mm	3,0	PC
Curva 90 curta	40 mm	22,0	PC
Curva 90 longa	75 mm	1,0	PC
Joelho 45	100 mm	4,0	PC
Joelho 45	40 mm	17,0	PC
Joelho 45	50 mm	8,0	PC
Joelho 90	100 mm	8,0	PC
Joelho 90	50 mm	4,0	PC
Joelho 90	40 mm	14,0	PC
Junção invertida	100 mm x 50 mm	1,0	PC
Junção simples	100 mm - 100 mm	7,0	PC
Junção simples	100 mm - 100 mm	3,0	PC
Junção simples	40 mm x 40 mm	1,0	PC
Junção simples	75 mm - 50 mm	2,0	PC
Redução excêntrica	75 mm - 50 mm	2,0	PC
Tubo rígido c/ ponta lisa	100 mm - 4"	94,3	m
Tubo rígido c/ ponta lisa	40 mm	30,4	m
Tubo rígido c/ ponta lisa	50 mm - 2"	23,1	m
Tubo rígido c/ ponta lisa	75 mm - 3"	7,5	m
Unidades de tratamento			
Descrição	Item	Quantidade	Unidade
Super Bio digestor	Biodigestor 5500 L	1,0	PC
Pluvial			
Caixas de Passagem			
Descrição	Item	Quantidade	Unidade
Caixa de areia pluvial PVC	CA PVC - 30 cm	2,0	PC
Caixa de areia pluvial sem grelha	CA-60x60cm	5,0	PC
Caixa de inspeção esgoto simples	CE-60x60 cm	1,0	PC
Calha metálica			
Descrição	Item	Quantidade	Unidade
Calha retangular	150mm x 250 mm	87,0	m
PVC			
Descrição	Item	Quantidade	Unidade
Curva 90 curta	100 mm	3,0	PC
Joelho 45	100 mm	14,0	PC
Joelho 90	100 mm	7,0	PC
Tubo rígido c/ ponta lisa	100 mm - 4"	63,8	m
Tubo rígido c/ ponta lisa	150 mm - 6"	73,3	m
Ventilação			
Descrição	Item	Quantidade	Unidade
PVC			
Joelho 90	50 mm	9,0	PC
Joelho 90	75 mm	2,0	PC
Terminal de ventilação	50 mm	7,0	PC
Terminal de ventilação	75 mm	1,0	PC
Tubo rígido c/ ponta lisa	50 mm - 2"	30,5	m
Tubo rígido c/ ponta lisa	75 mm - 3"	4,7	m
Tê sanitário	100 mm - 50 mm	6,0	PC
Tê sanitário	100 mm - 75 mm	1,0	PC
Tê sanitário	50 mm - 50 mm	1,0	PC

- | | |
|----------------------------------|-----------------------------|
| TUBO DE QUEDA DE ÁGUA PLUVIAL | TUBO DE QUEDA DE GORDURA |
| COLUNA DE VENTILAÇÃO | TUBO ALIMENTAÇÃO |
| TUBO DE QUEDA DE ESGOTO | COLUNA DE ÁGUA FRIA POTÁVEL |
| TUBO DE QUEDA DE TANQUE DE LAVAR | |

APROVADO POR:

PREFEITURA MUNICIPAL DE CASTANHAL CNPJ: 05.121.991/0001-84
 END.: Av. Barão do Rio Branco, 2232
 CEP: 68743-050 - CASTANHAL/PA
 FONE: (91) 3721-2109

PREFEITO: Paulo Sérgio Rodrigues Titan
 SECRETÁRIA DE PLANEJAMENTO: Rione Heringer Martins

AUTOR DO PROJETO:
 CARIMBO

SANITÁRIO E PLUVIAL

PROJETO/UNIDADE/LOCALIZAÇÃO:
CONTRUÇÃO DA CRECHE CRIANÇA ESPERANÇA
 END.: PASSAGEM 15 DE NOVEMBRO, S/Nº
 BAIRRO SALGADINHO

CONTEÚDO:
PLANTA BAIXA E PLANTA DE COBERTURA

DADOS DA INTERVENÇÃO:
 Área Construída = 590,82 m²

ESCALA: INDICADA DATA: FEV/2022 OBSERVAÇÃO: Conferir medidas no local

FRANCA: 04 05
 A1 (841x594 mm)